


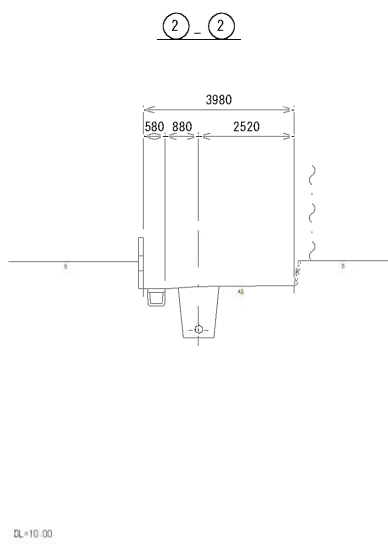
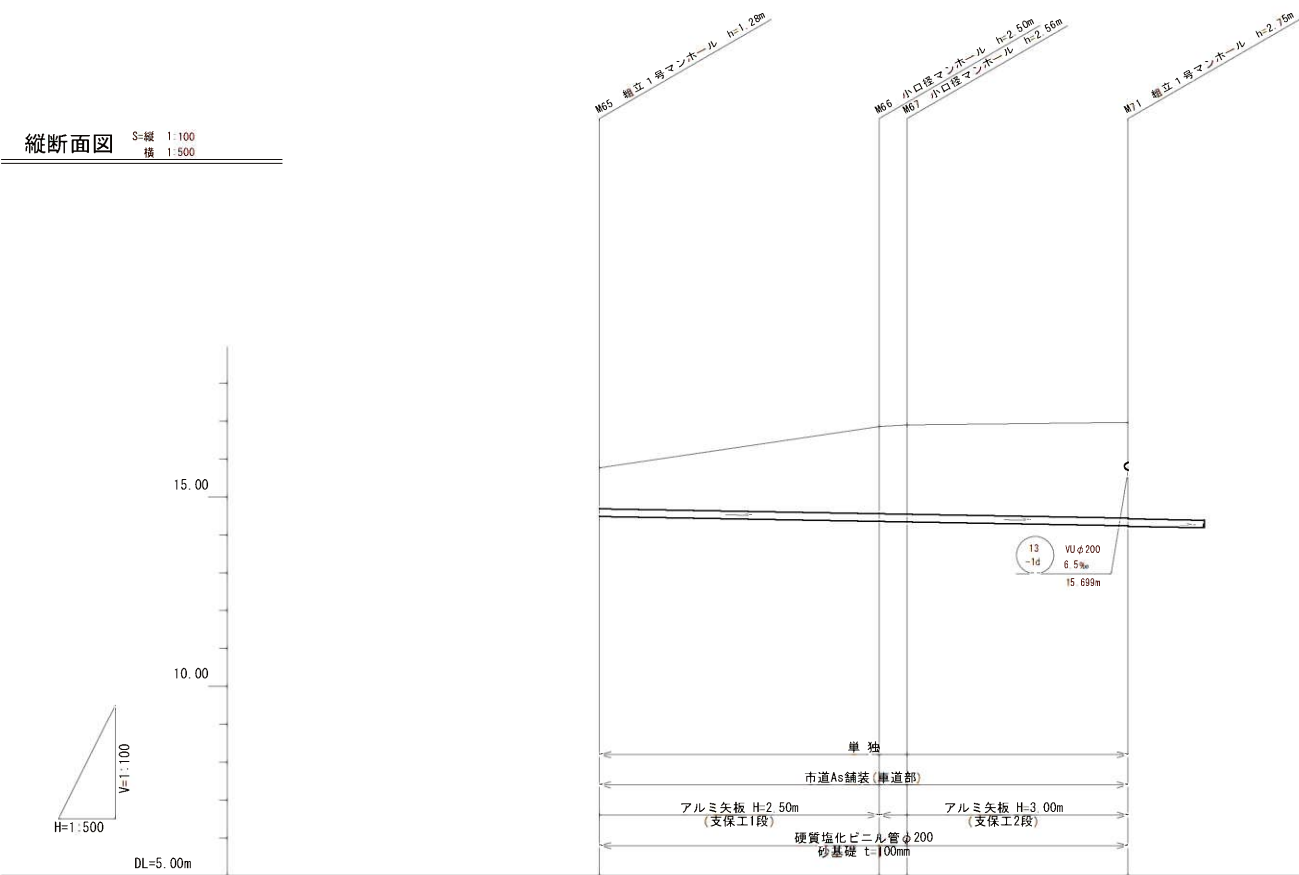


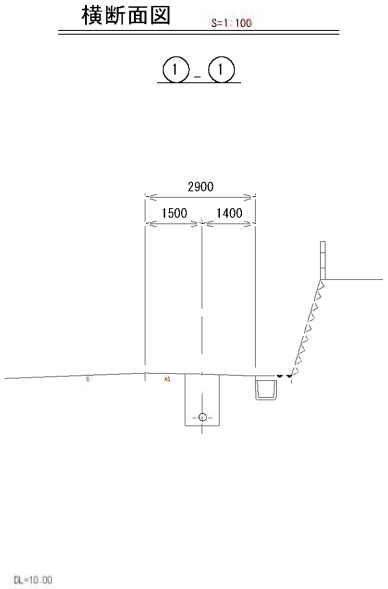

位置図


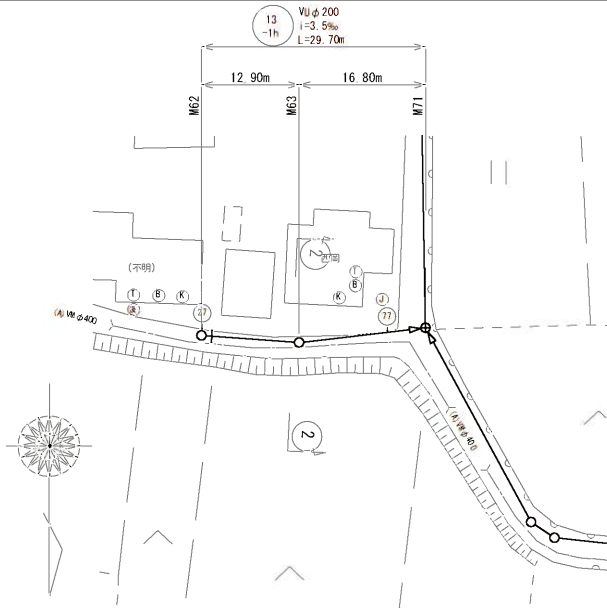


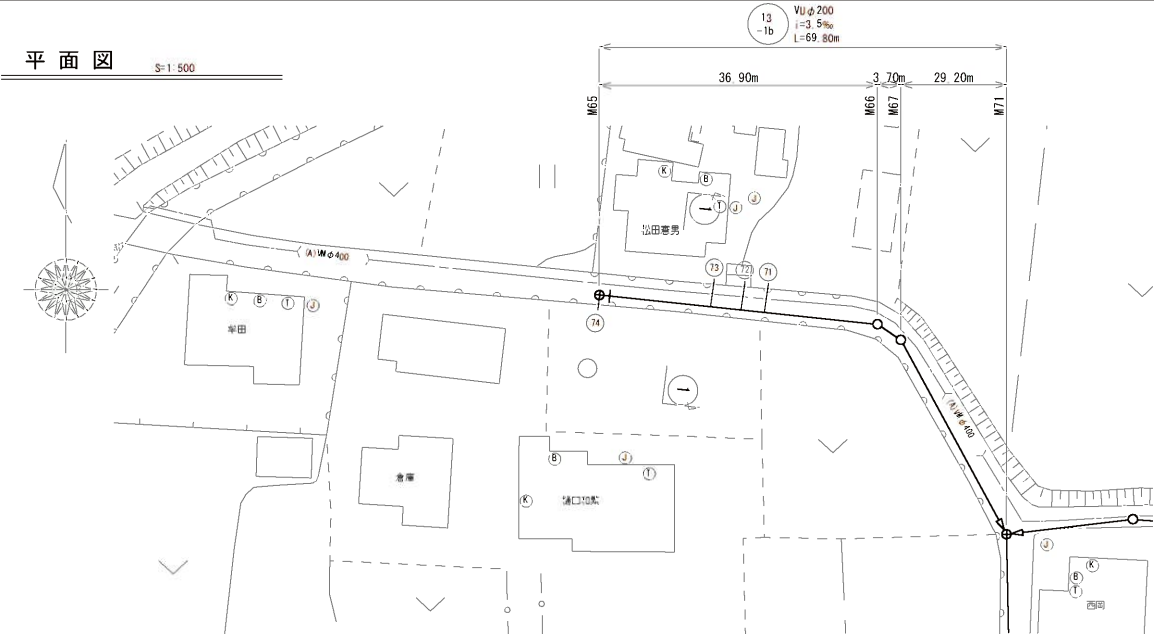

管記号	13 -1b			13 -1d		
管 径	VU200			VU200		
勾 配	3.5‰			6.5‰		
区間距離	36.90	3.70	29.20	12.90	16.80	
地 盤 高	15.77	16.86	16.90	17.10	17.09	16.97
土 被 り	1.07	2.29	2.35	1.00	1.07	1.06
管 底 高	14.487	14.358	14.345	15.892	15.808	15.699
掘 削 深	1.39	2.61	2.67	1.32	1.39	1.38
追加距離	0.00	36.90	40.60	0.00	12.90	29.70
測 点	#65	#66 #67	#71	#62 #63	#71	

管 路 番 号				
13 -1b	13 -1d			

当初設計			
工事年度	令和3年度		
工事名	井上地内汚水枝線 8 工区築造工事		
工事箇所	小郡市 井上 地内		
図面名称	平面図・縦断面図・横断面図(1)		
縮尺	図 示	図番	1 / 11
事業主体	小郡市		

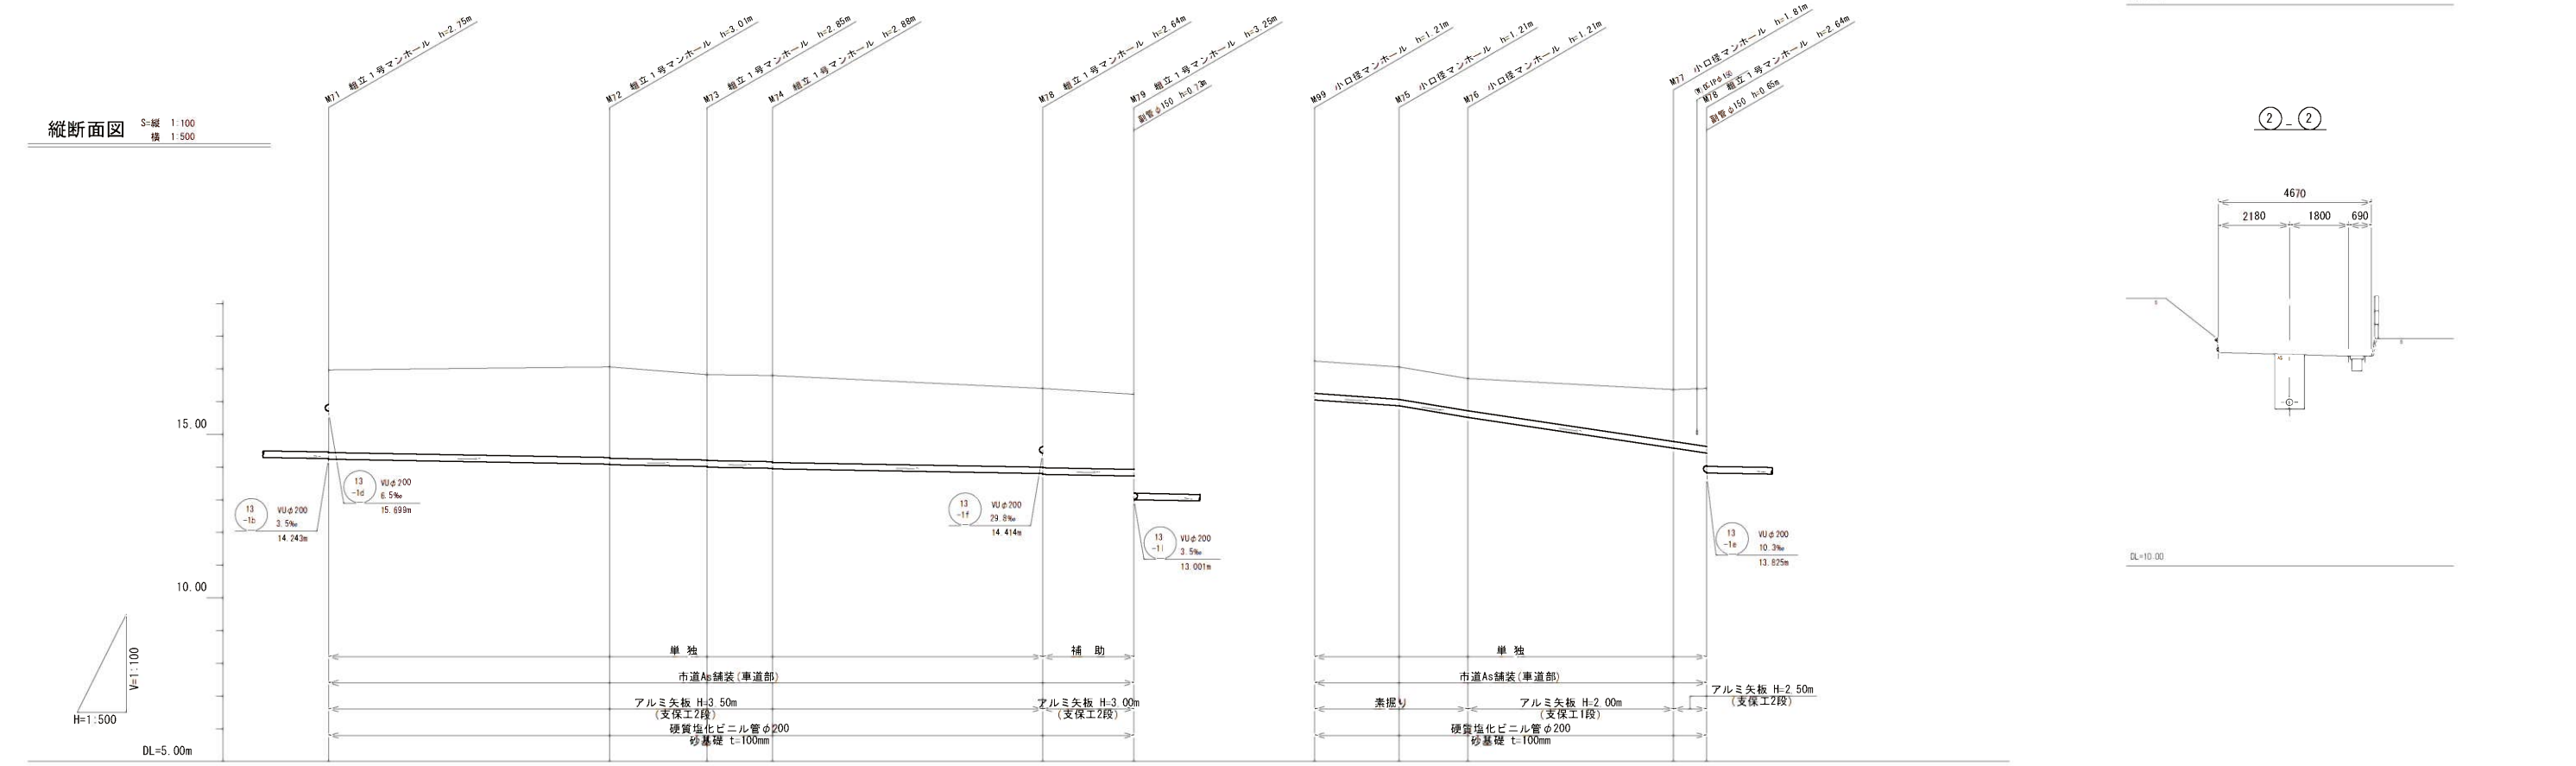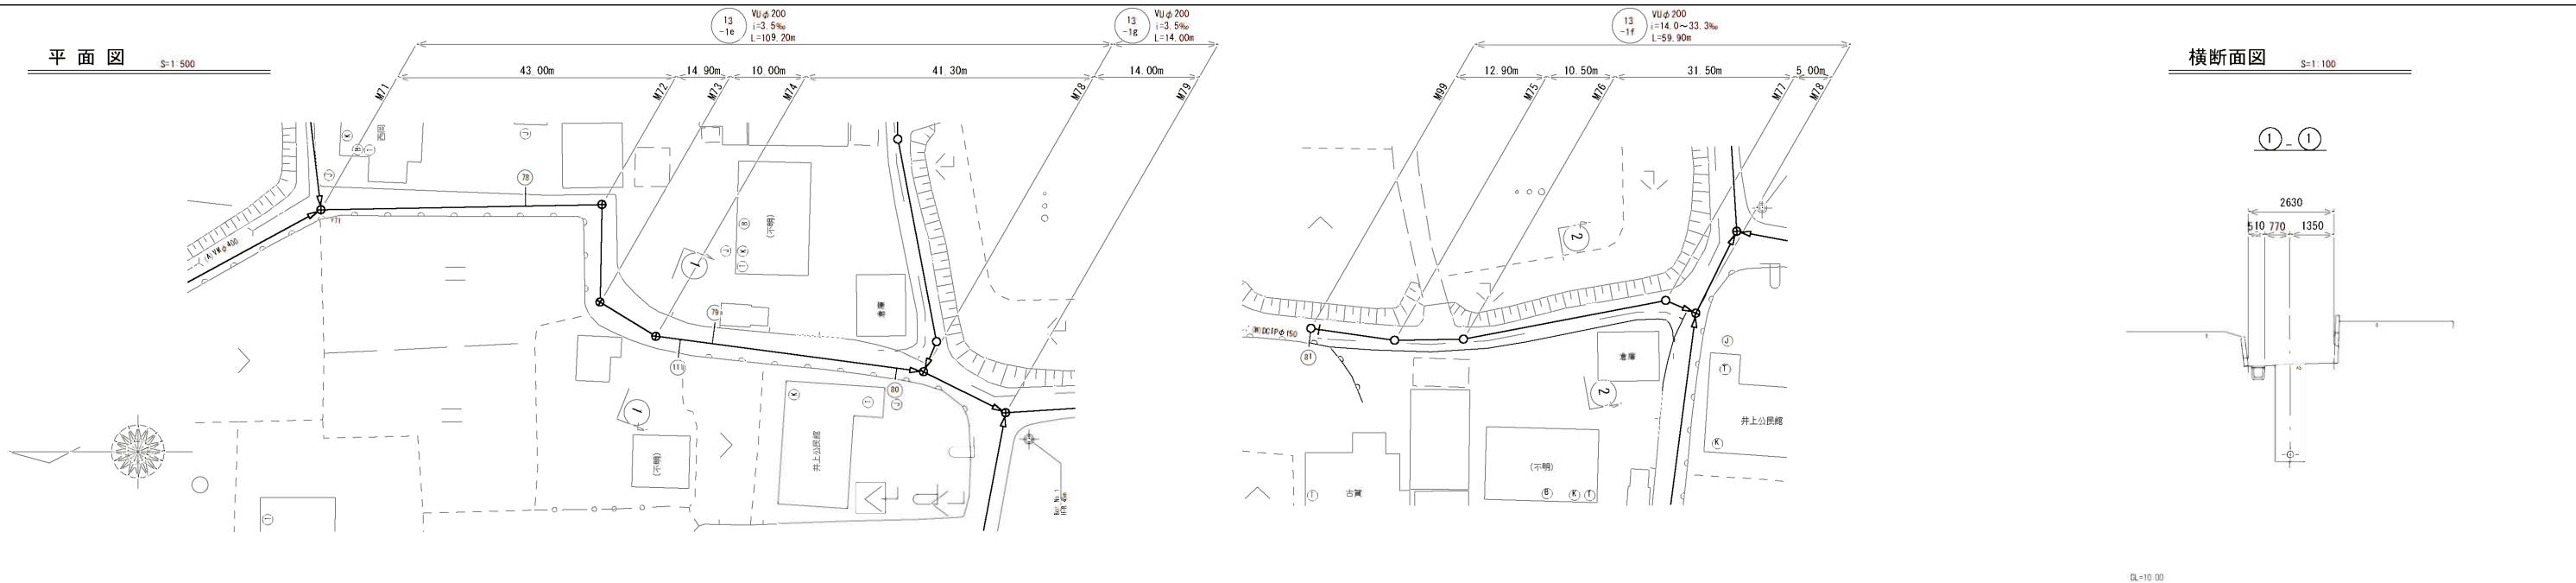


管記号	13 -1e												13 -1f		13 -1f													
管 径	VU200														VU200													
勾 配	3.5‰														14.0‰	33.3‰	29.8‰											
区間距離	43.00				14.90		10.00		41.30				14.00		12.90				10.50		31.50				5.00			
地 盤 高	16.97		17.06		16.83		16.80		16.40				16.23		17.24		17.06		16.71		16.37				16.40			
土 被 り	2.54		2.78 2.80		2.62 2.64		2.65 2.67		2.41 2.43				2.31		1.00		1.00		1.00		1.60 1.78							
管 底 高	14.223		14.072 14.052		14.000 13.980		13.945 13.925		13.711 12.981				13.711 12.981		16.032		16.852		15.502		14.563 14.414 13.760							
掘 削 深	2.66		3.10 3.12		2.94 2.96		2.97 2.99		2.73 2.75				2.63		1.32		1.32		1.32		1.92 2.10							
追加距離	0.00		43.00		57.90		67.90		109.20				123.20		0.00		12.90		23.40		54.90 59.90							
測 点	#71		#72		#73		#74		#78				#79		#89		#75		#76		#77 #78							

管 路 番 号					
13 -1e	13 -1f	13 -1f			

当 初 設 計		令和3年度	
工事年度	令和3年度	工事名	井上地内污水枝線8工区築造工事
工事箇所	小郡市 井上 地内	図面名称	平面図・縦断面図・横断面図(2)
縮尺	図 示	図番	2 / 11
事業主体	小郡市		


平面図

S=1:500

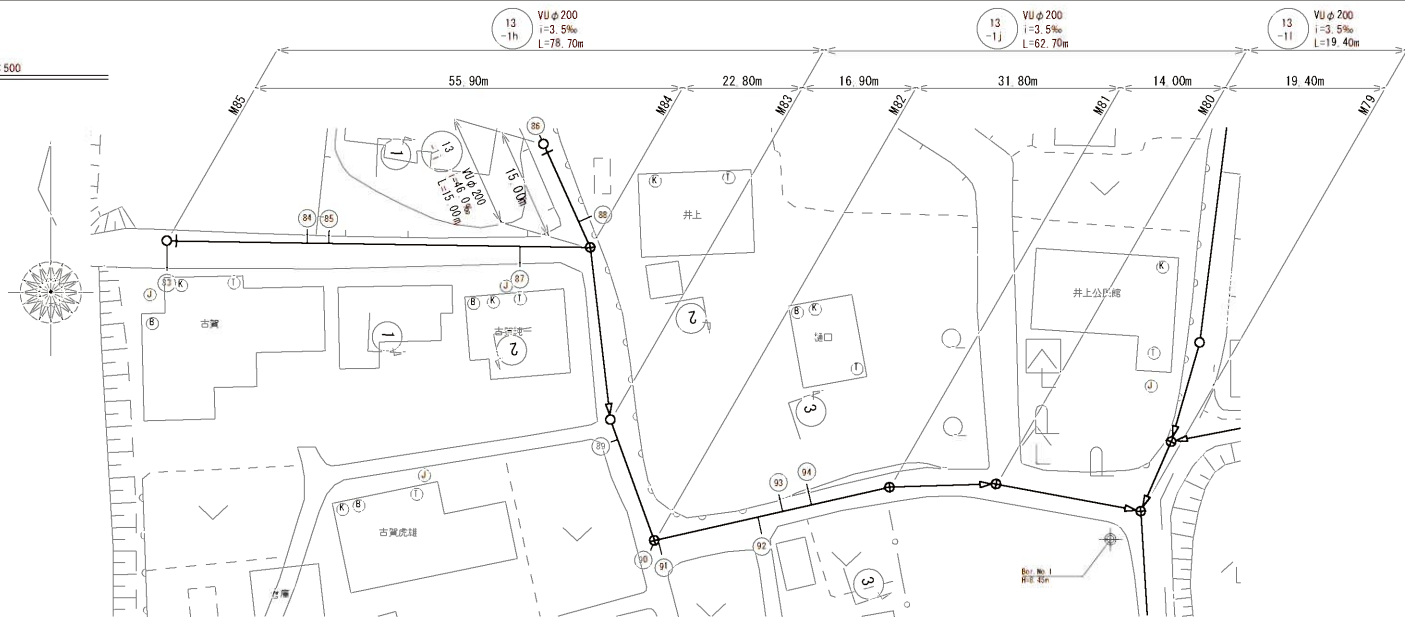


横断面図

S=1:100

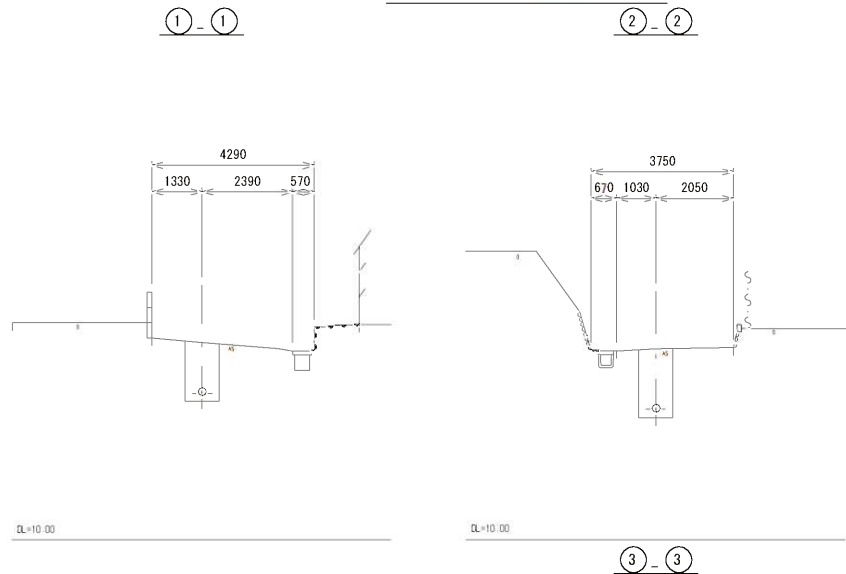

縦断面図

S=縦 1:100
横 1:500

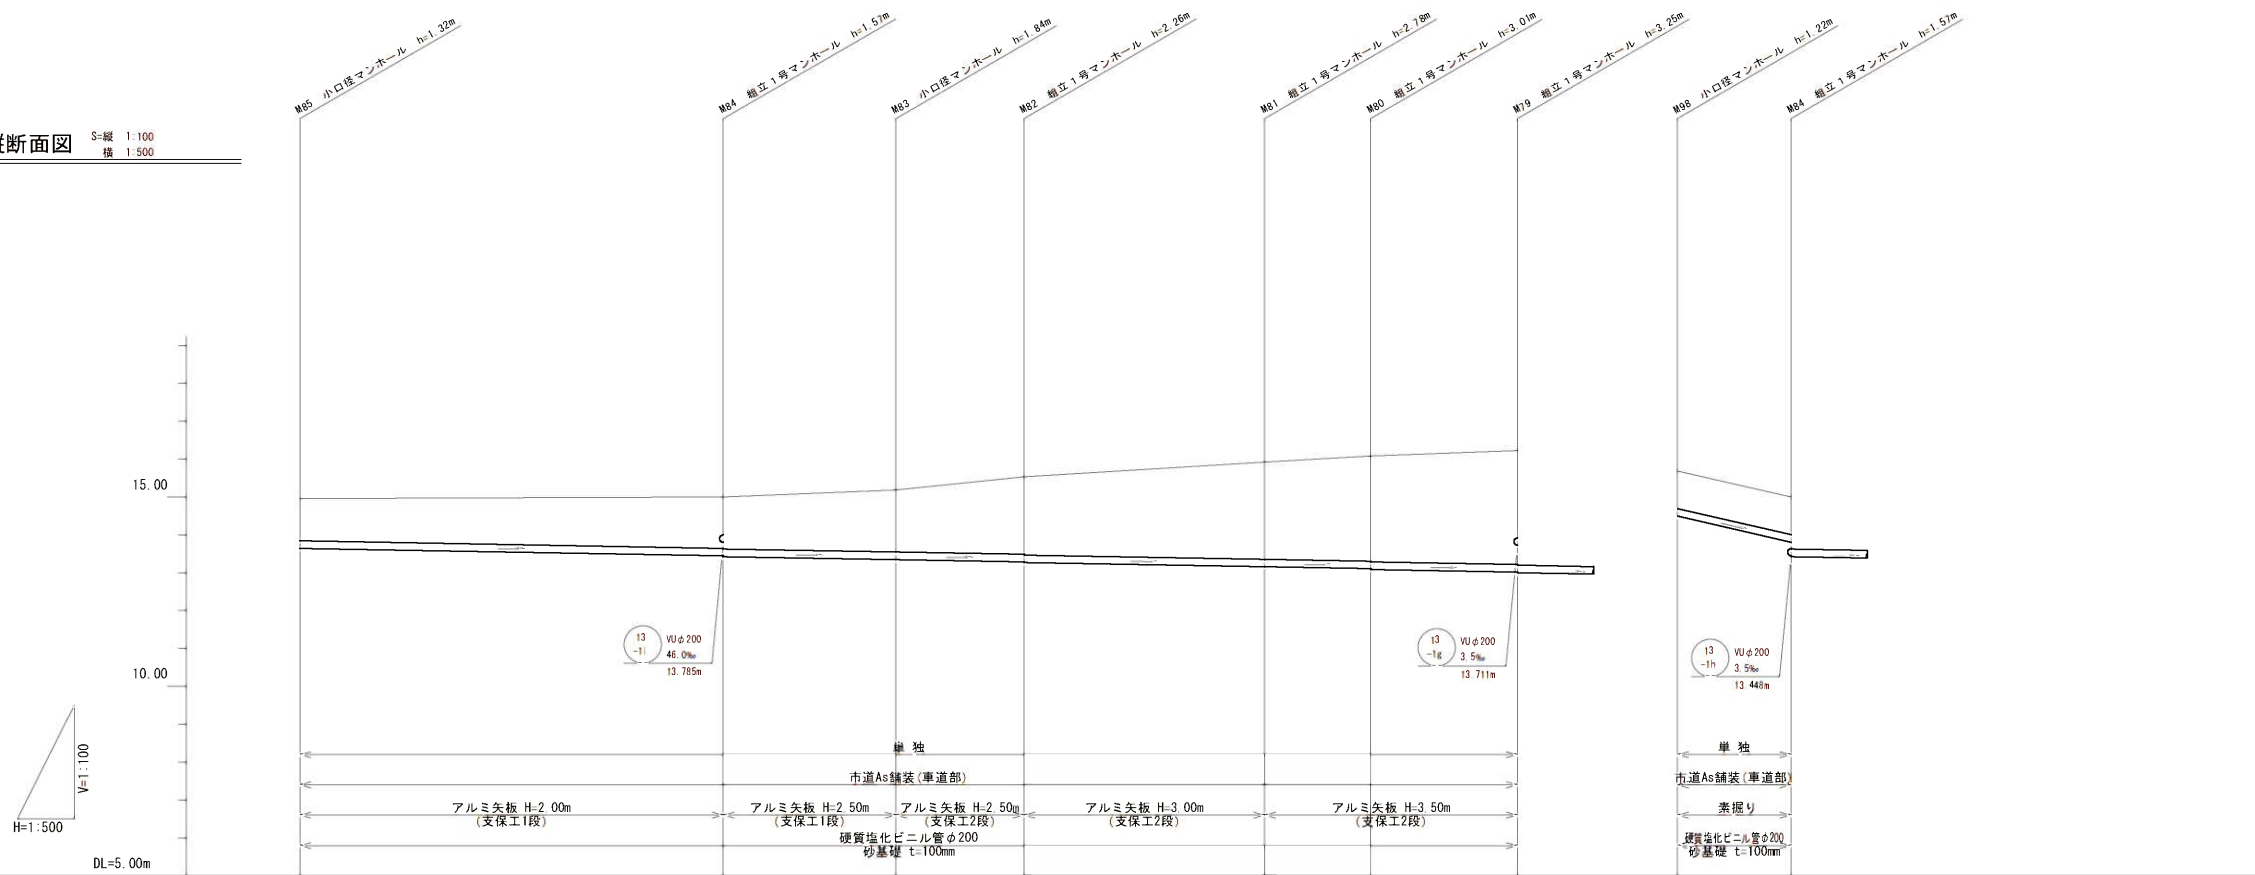

管記号	13 -1h																13 -1j																13 -1i																13 -1l																																																																																															
管 径	VU200																																																																																																																																															
勾 配	3.5‰																																																																																																																																															
区間距離	55.90																22.80																16.90																31.80																14.00																19.40																46.0‰																15.00																															
地 盤 高	14.96																15.00																15.19																15.53																15.92																16.08																16.23																15.69																15.00															
土 被 り	1.11																1.34 1.36																1.63																2.03 2.05																2.55 2.57																2.78 2.80																3.02																1.01																1.01															
管 底 高	13.644																13.448 13.428																13.348																13.289 13.269																13.158 13.138																13.089 13.069																13.001 12.981																14.475																13.785 13.428															
掘 削 深	1.42																1.66 1.68																1.95																2.35 2.37																2.87 2.89																3.10 3.12																3.34																1.33																1.33															
追加距離	0.00																55.90																78.70																95.60																127.40																141.40																160.80																0.00																115.00															
測 点	M05																M04																M03																M02																M01																M00																M09																M08																M04															



管 路 番 号				
13 -1h	13 -1j	13 -1i	13 -1l	

当初設計

工事年度	令和3年度		
工事名	井上地内污水枝線8工区築造工事		
工事箇所	小郡市 井上 地内		
図面名称	平面図・縦断面図・横断面図(3)		
縮尺	図 示	図番	3 / 11
事業主体	小郡市		


平面図

S=1:500

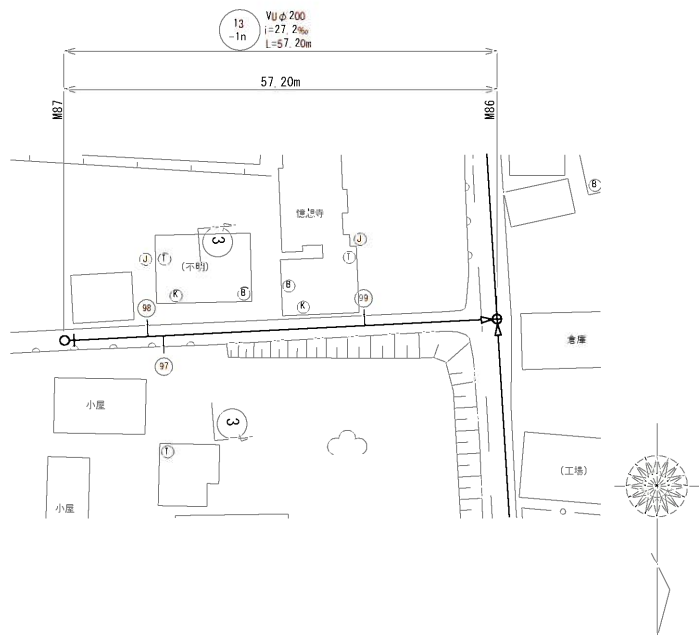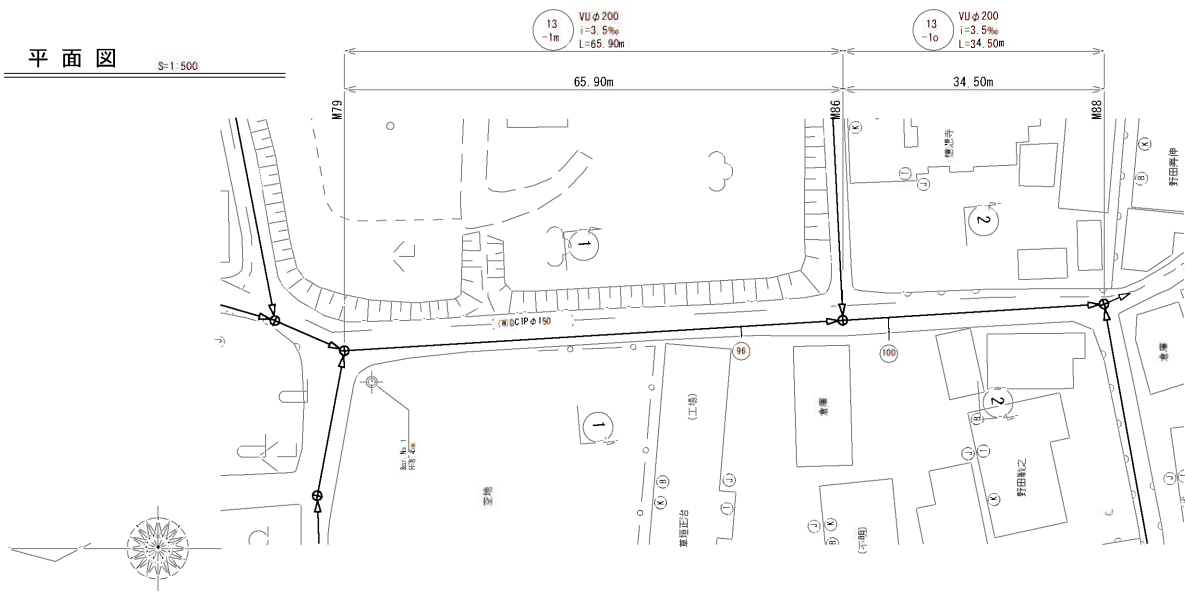



横断面図

S=1:100

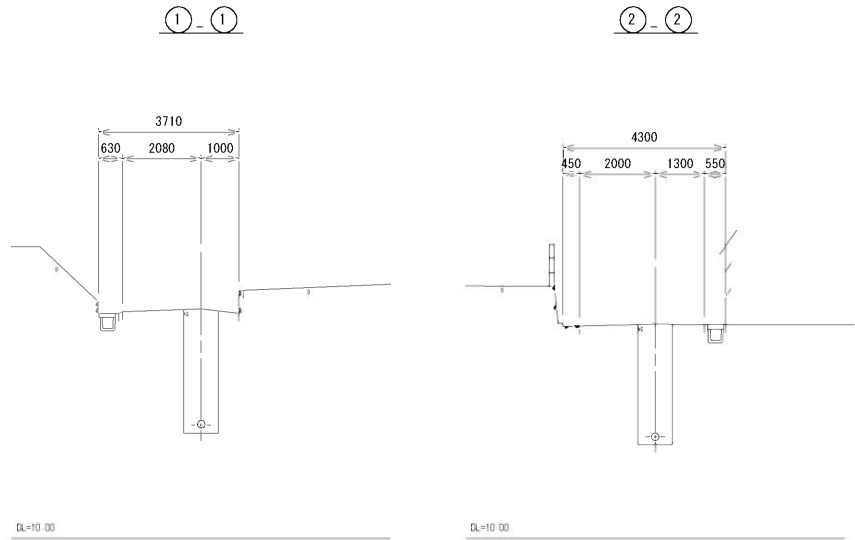

縦断面図

S=縦 1:100
横 1:500

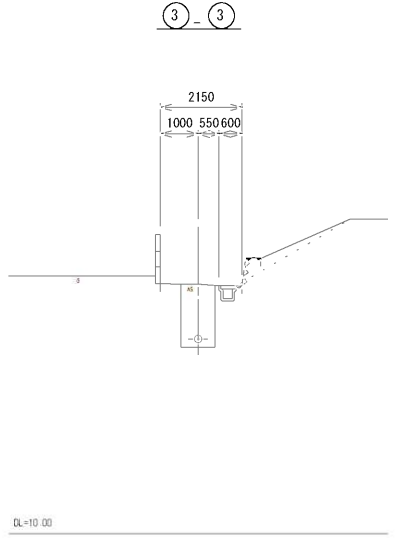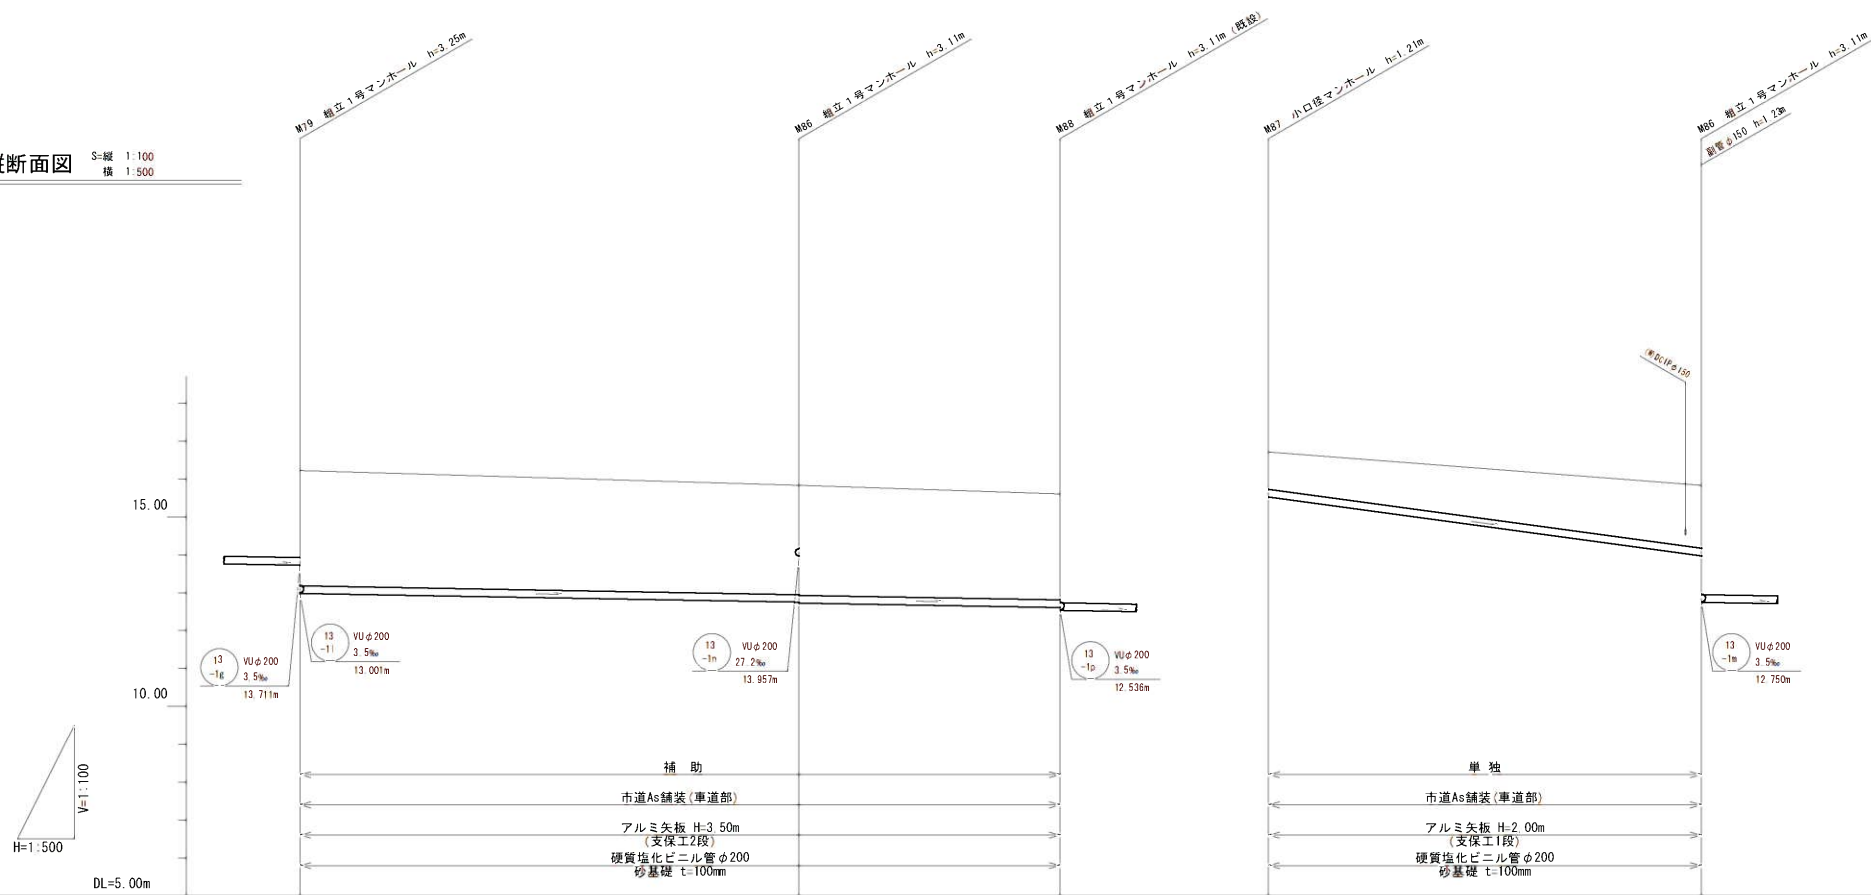


管記号	13 -1m		13 -1m		13 -1m	
管 径	VU200		VU200		VU200	
勾 配	3.5‰		27.2‰		3.5‰	
区間距離	65.90		34.50		57.20	
地 盤 高	16.23	15.84	15.63	16.72	15.84	
土 被 り	3.04	2.80 2.90	2.81	1.00	1.88	
管 底 高	12.991	12.750 12.730	12.609 12.516	15.512	13.957 12.730	
掘 削 深	3.36	3.20 3.22	3.13	1.32	1.99	
追加距離	0.00	65.90	100.40	0.00	57.20	
測 点	M79	M86	M88	M87	M86	


管 路 番 号				
13 -1m	13 -1m	13 -1m		

当初設計	
工事年度	令和3年度
工事名	井上地内污水枝線8工区築造工事
工事箇所	小郡市 井上 地内
図面名称	平面図・縦断面図・横断面図(4)
縮尺	図 示 図番 4 / 11
事業主体	小郡市

平面図 S=1:500

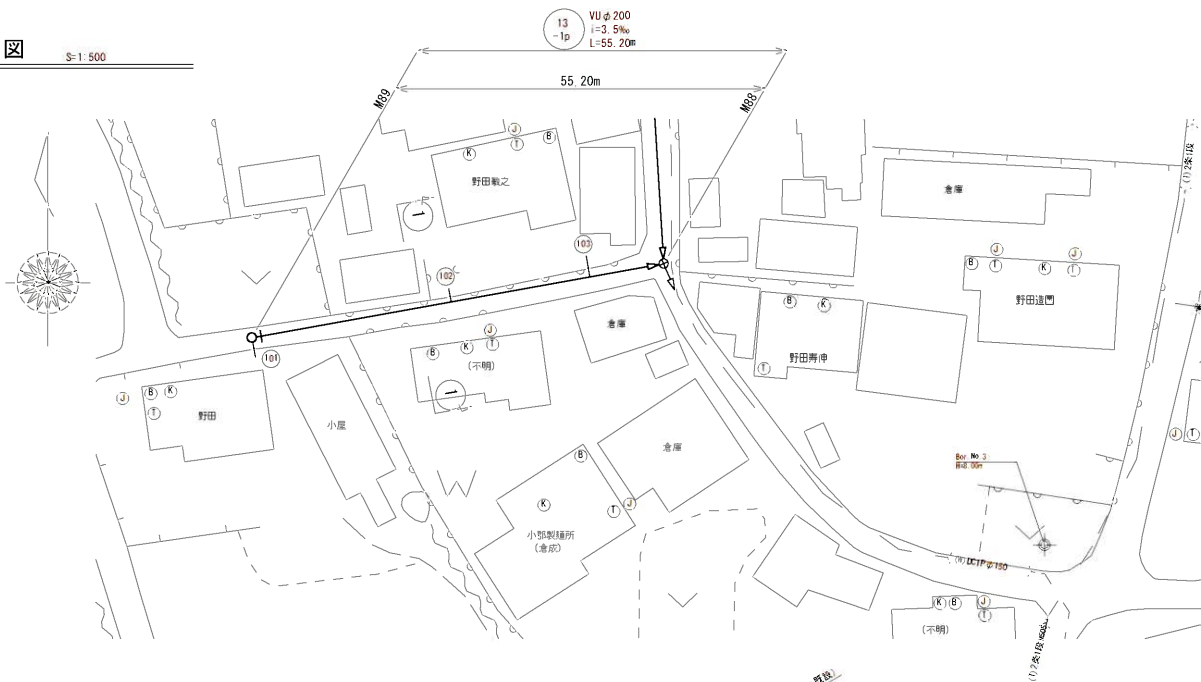


縦断面図 S=縦 1:100 横 1:500

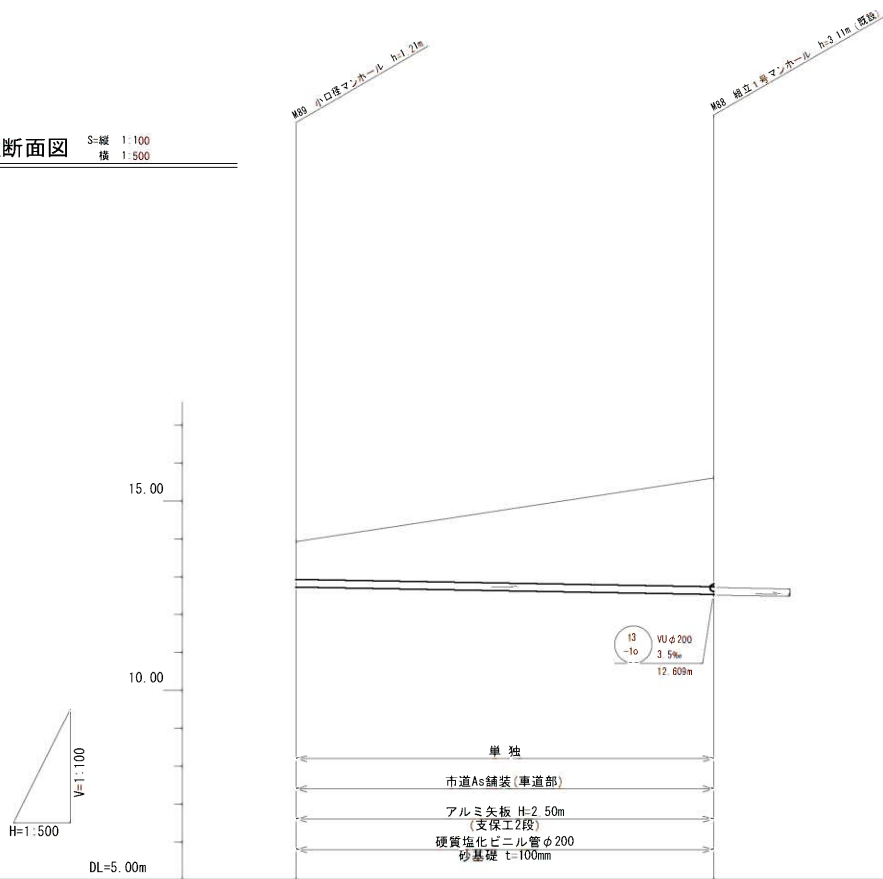

管記号	13 1p	
管 径	VU200	
勾 配	3.5‰	
区間距離	55.20	
地 盤 高	13.94	15.63
土 被 り	1.00	2.88
管 底 高	12.729	12.536 12.516
掘 削 深	1.32	3.20
追加距離	0.00	55.20
測 点	#09	#08

横断面図 S=1:100

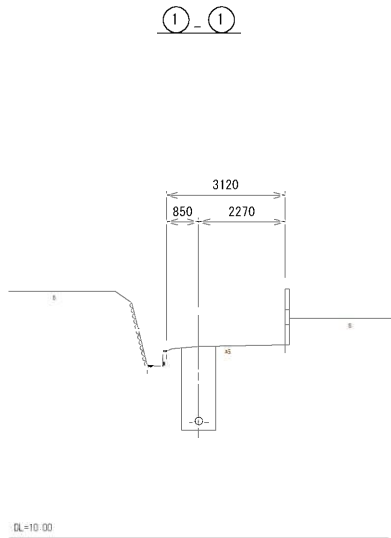


管 路 番 号				
13 1p				

当初設計	
工事年度	令和3年度
工事名	井上地内污水枝線8工区築造工事
工事箇所	小郡市 井上 地内
図面名称	平面図・縦断面図・横断面図(5)
縮尺	図 示 図番 5 / 11
事業主体	小郡市


平面図

S=1:500

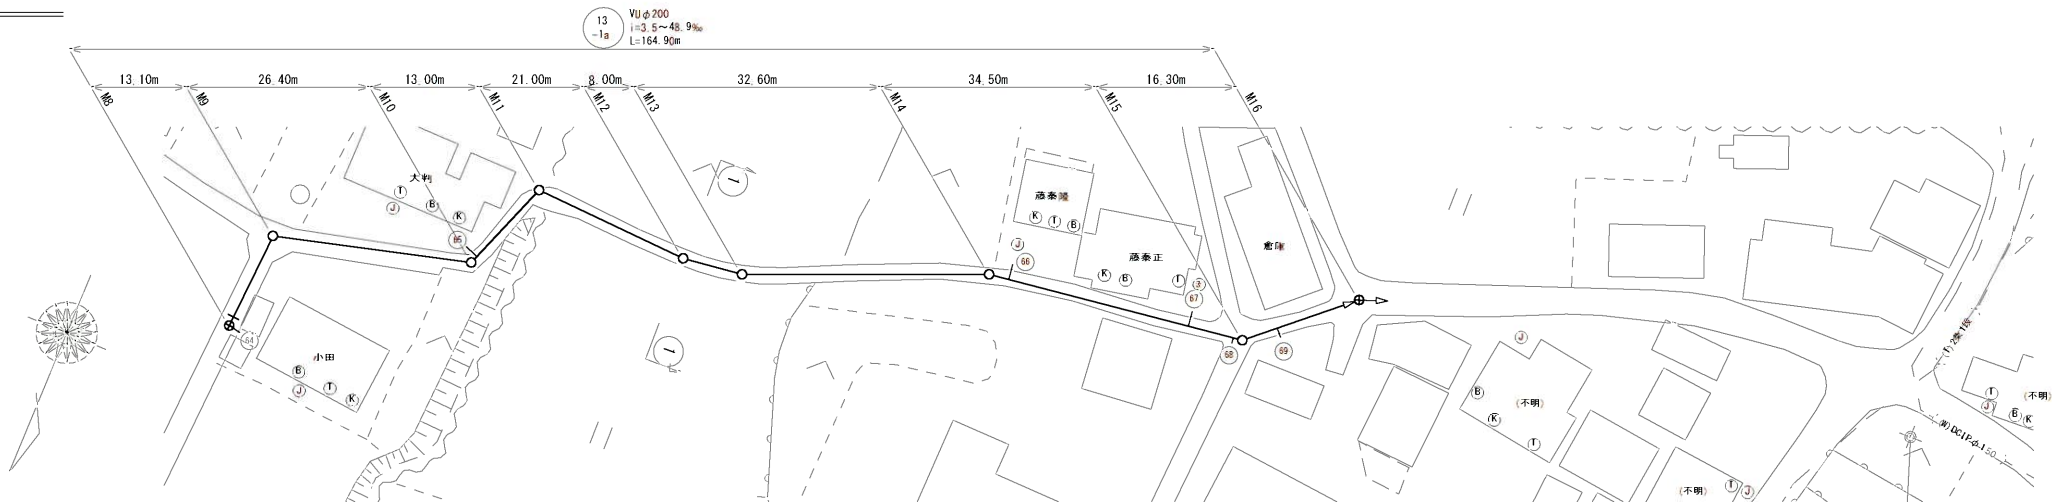


横断面図

S=1:100

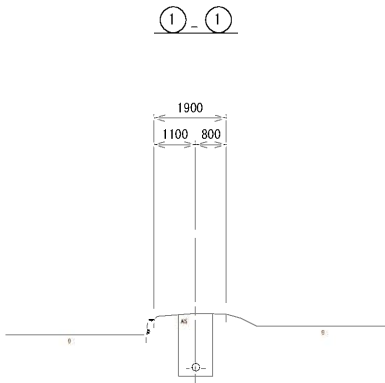

縦断面図

S=縦 1:100
横 1:500

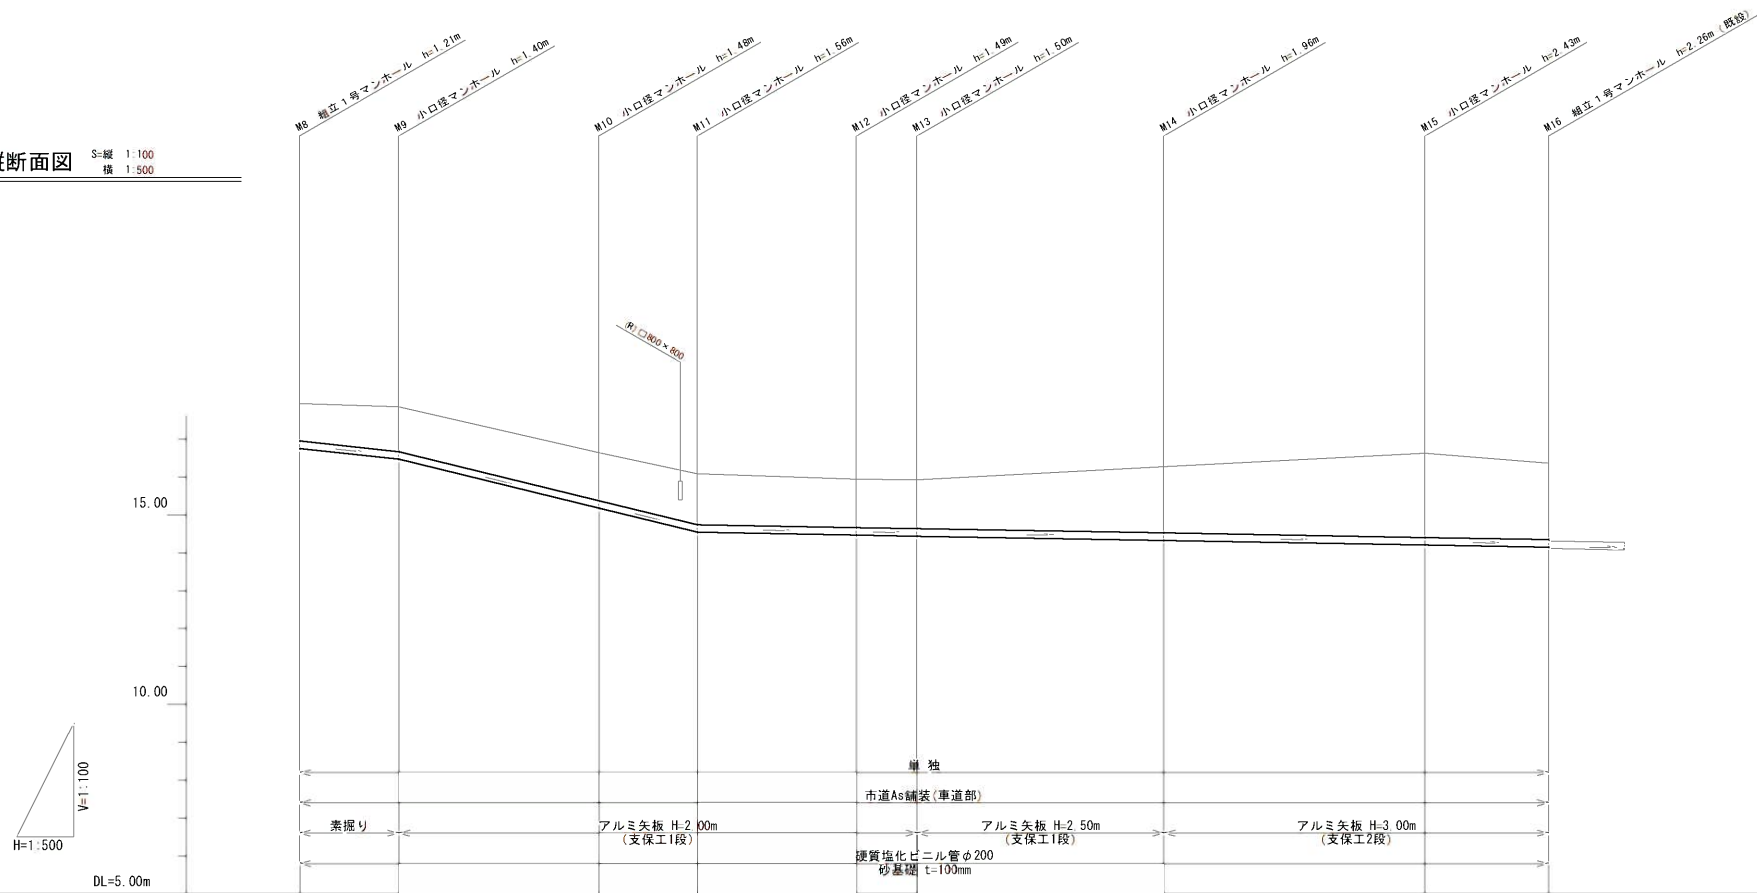

管記号	13 -1a									
管 径	VU200									
勾 配	21.7‰		48.9‰			3.5‰				
区間距離	13.10	26.40	13.00	21.00	8.00	32.60	34.50	16.30		
地 盤 高	17.94	17.85	16.64	16.08	15.94	13.92	16.27	16.62	16.36	
土 被 り	1.00	1.19	1.27	1.35	1.28	1.29	1.75	2.22	2.02	
管 底 高	16.735	16.451	15.160	14.524	14.450	14.422	14.308	14.187	14.130	
掘 削 深	1.32	1.51	1.59	1.67	1.60	1.61	2.07	2.54	2.34	
追加距離	0.00	13.10	39.50	52.50	73.50	81.50	114.10	148.60	164.90	
測 点	M8	M9	M10	M11	M12	M13	M14	M15	M16	

管 路 番 号				
13	-1a			


当初設計

工事年度	令和3年度			
工事名	井上地内污水枝線8工区築造工事			
工事箇所	小郡市 井上 地内			
図面名称	平面図・縦断面図・横断面図(6)			
縮 尺	図 示	図番	6	／ 11
事業主体	小郡市			


小口径マンホール構造図

S=1:20

平面図

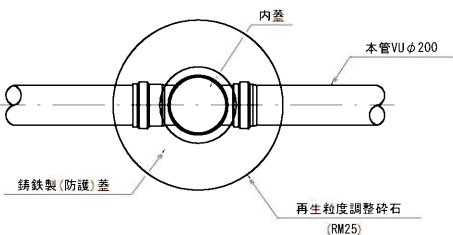


断面図

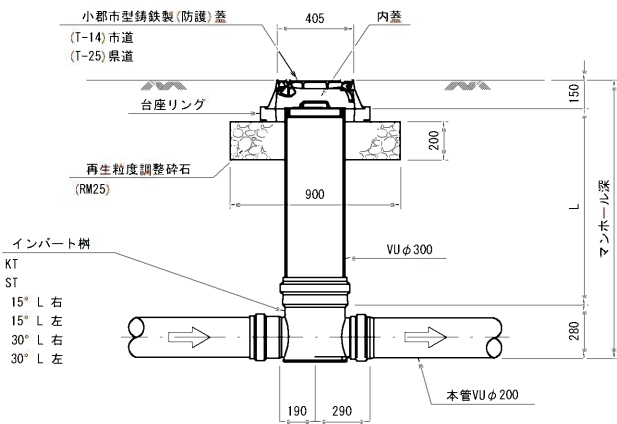


起 点

 KT




直 線

 ST



曲 り

 


当初設計

工事年度	令和3年度			
工事名	井上地内污水枝線8工区築造工事			
工事箇所	小都市 井上 地内			
図面名称	小口径マンホール構造図			
縮尺	S = 1:20	図番	7	11
事業主体	小都市			


1号組立マンホール構造図

平面图


S=1:20

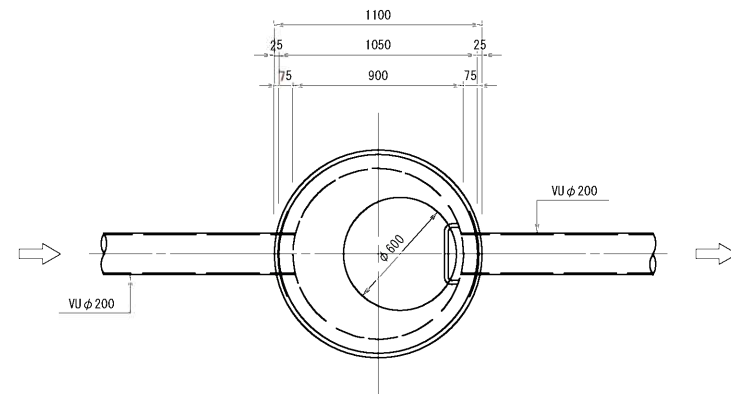


A-A断面図

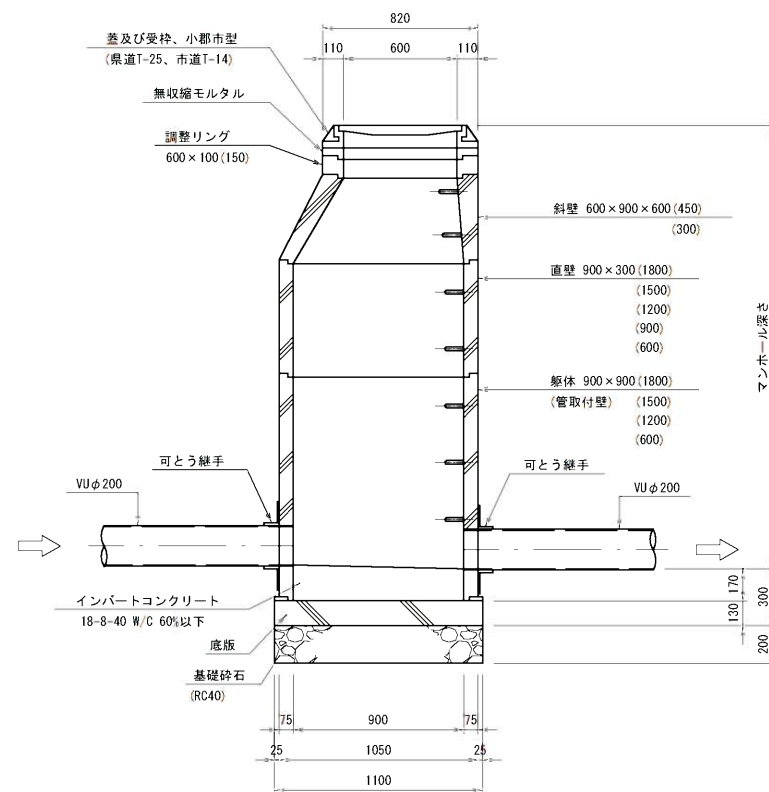


可とう継手部

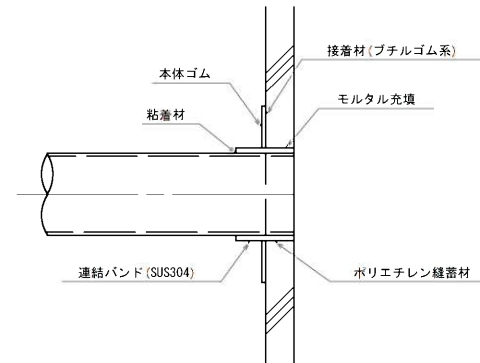

B-B断面图

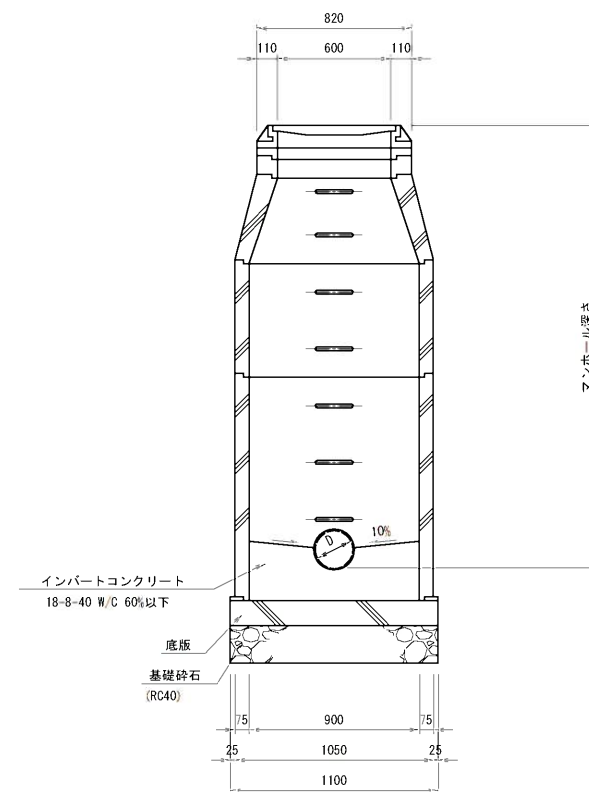

副管設置工標準図

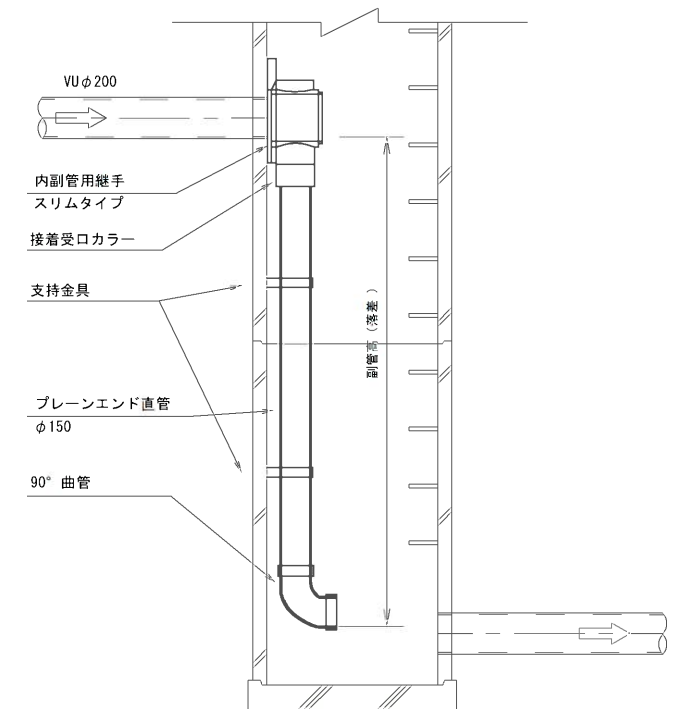

副 管 高	支持金具の数	支持の間隔
1.5m以下	1	1.5m以下
1.5m超～3.0m以下	2	
3.0m超～4.5m以下	3	

当初設計

工事年度	令和3年度		
工事名	井上地内汚水枝線 8 区工築造工事		
工事箇所	小郡市 井上 地内		
図面名称	1号組立マンホール構造図		
縮尺	S = 1 : 50	図番	8  11
事業主体	小郡市		

土工標準図

S=1:20

本管土工図

塩ビ管φ200

矢板施工

市道車道部 B(幹線を除く)・歩道・砂利道(掘削深 H1≤2.1m)
県道車道部(市道車道部A)(掘削深 H1≤2.4m)

矢板施工

市道車道部 B(幹線を除く)・歩道・砂利道(掘削深 H1>2.1m)
県道車道部(市道車道部A)(掘削深 H1>2.4m)





素掘り

舗装復旧図

S=1:20

アスファルト道

(車道部)

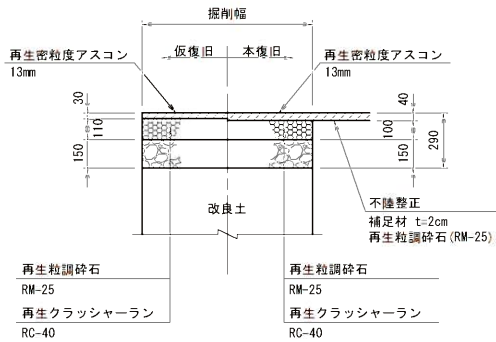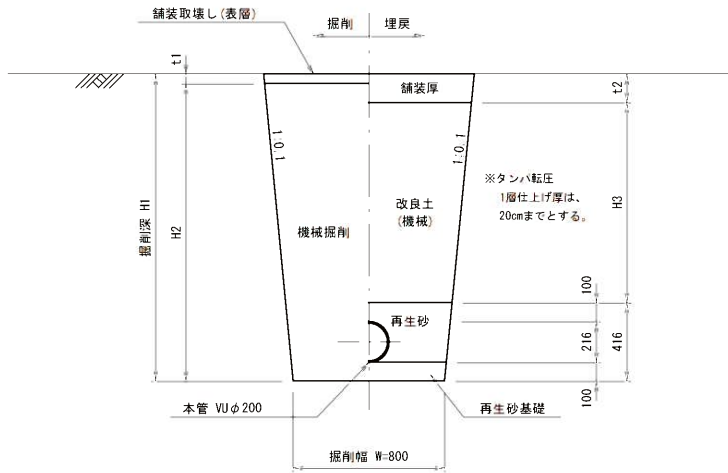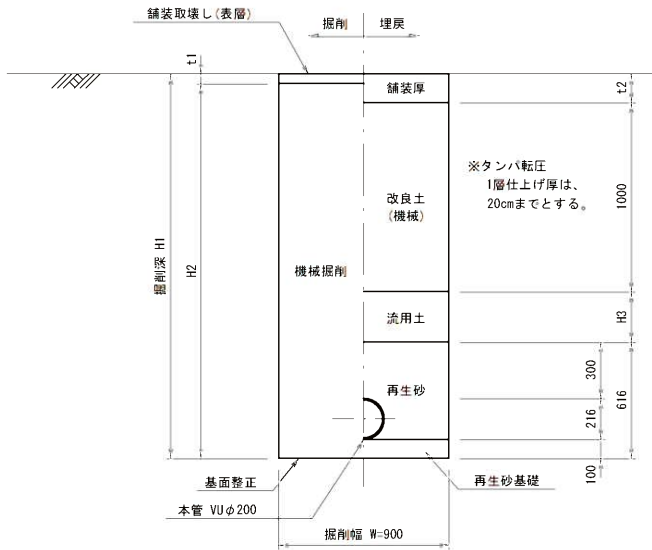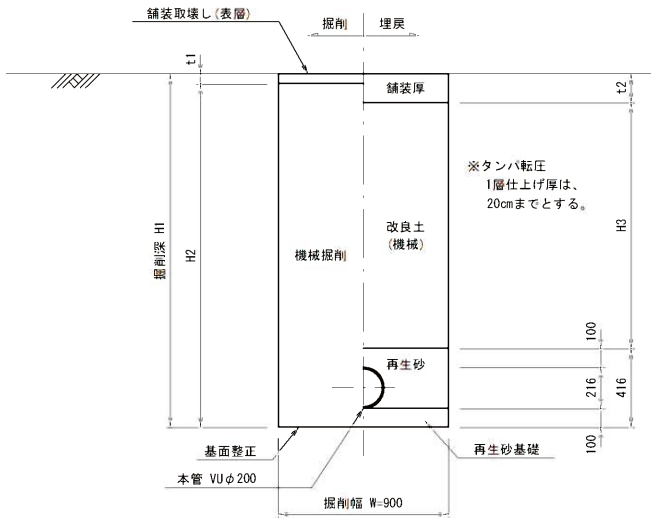


当初設計

工事年度	令和3年度			
工事名	井上地内污水枝線 8 工区築造工事			
工事箇所	小郡市 井上 地内			
図面名称	土工標準図・舗装復旧図			
縮尺	S = 1:20	図番	9	11
事業主体	小郡市			

土留工標準図

S=1:20

アルミ矢板平面図

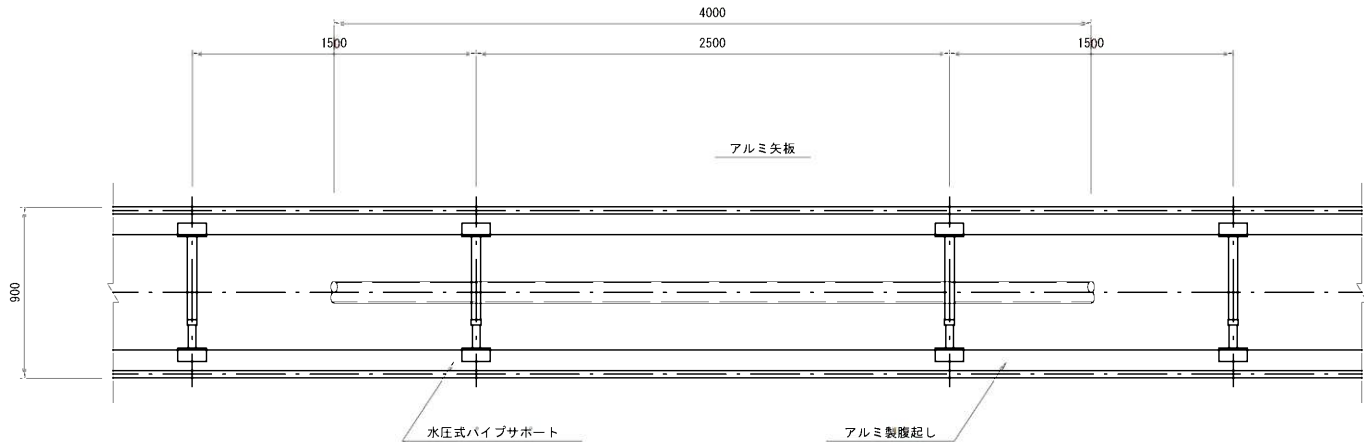


掘削断面について

掘削深H	種別	矢板長
1.50 < H ≤ 1.80	アルミ矢板	2.00m
1.80 < H ≤ 2.30	アルミ矢板	2.50m
2.30 < H ≤ 2.80	アルミ矢板	3.00m
2.80 < H ≤ 3.30	アルミ矢板	3.50m
3.30 < H ≤ 3.80	アルミ矢板	4.00m

アルミ矢板

掘削深H	支保工段数
H ≤ 2.00	1
2.00 < H ≤ 3.50	2
3.50 < H	3

アルミ矢板断面図

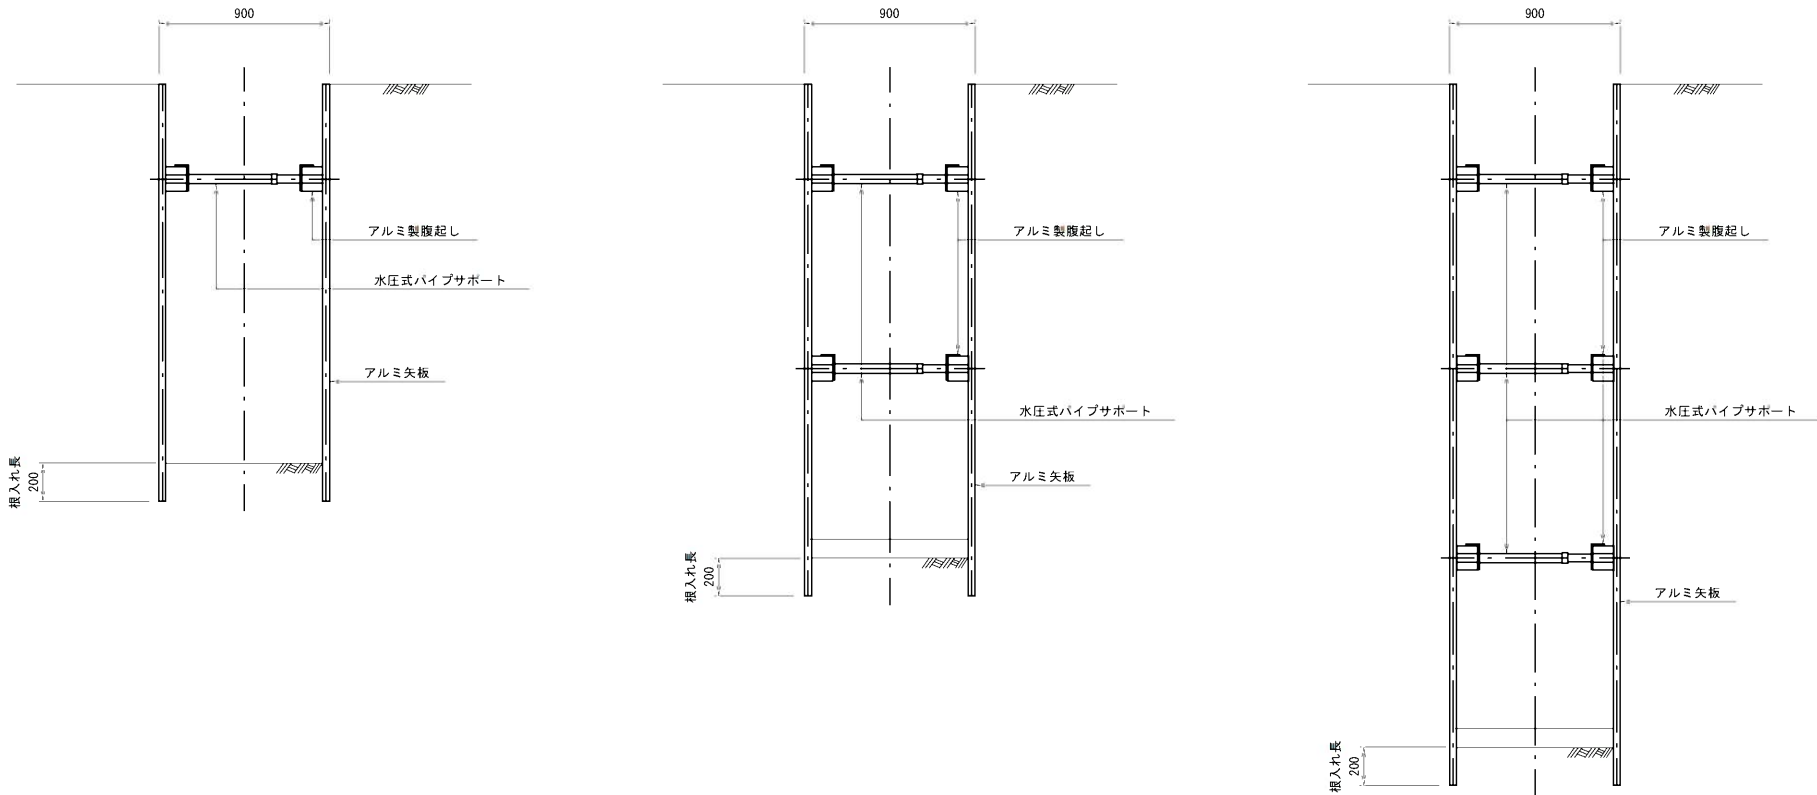

当初設計


工事年度	令和3年度		
工事名	井上地内污水枝線8工区築造工事		
工事箇所	小郡市 井上 地内		
図面名称	土留工標準図		
縮尺	S = 1:20	図番	10 / 11
事業主体	小郡市		

取付管土工図

S=1:20


(硬質塩化ビニル管)

タイプ-1

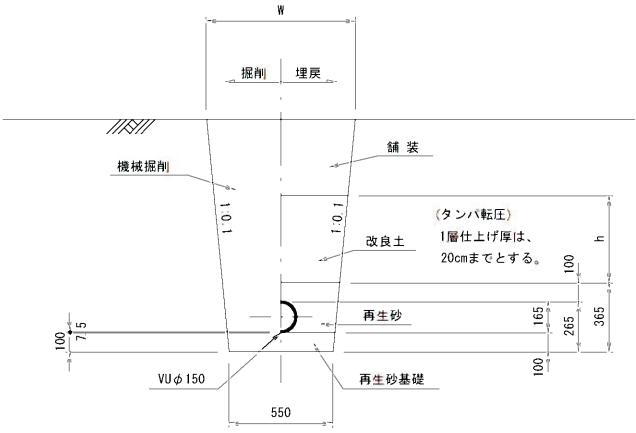


タイプ-2


(矢板建込みの場合)

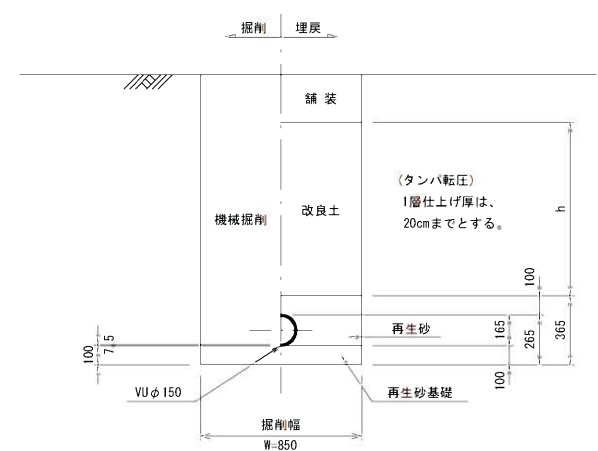

タイプ-A-1

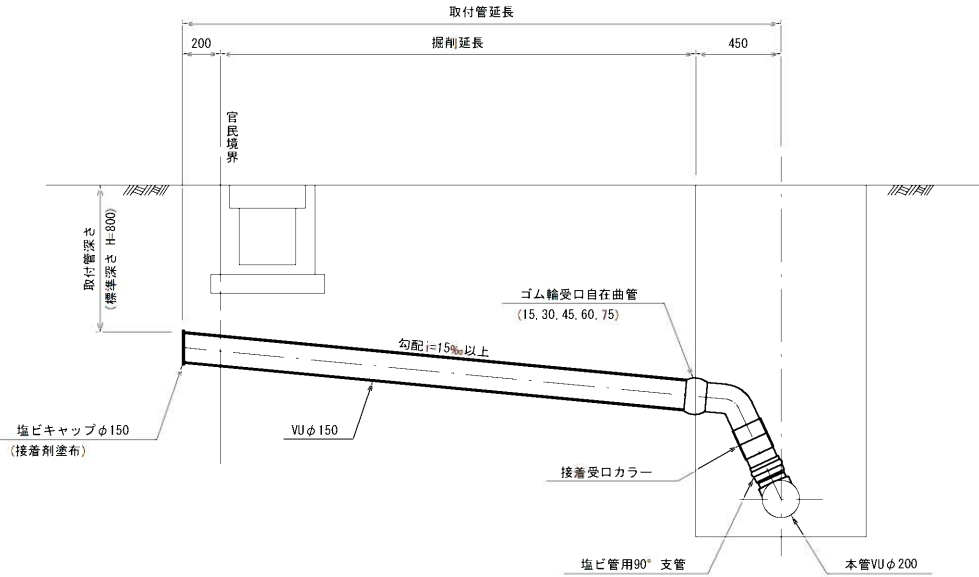


タイプ-A-2

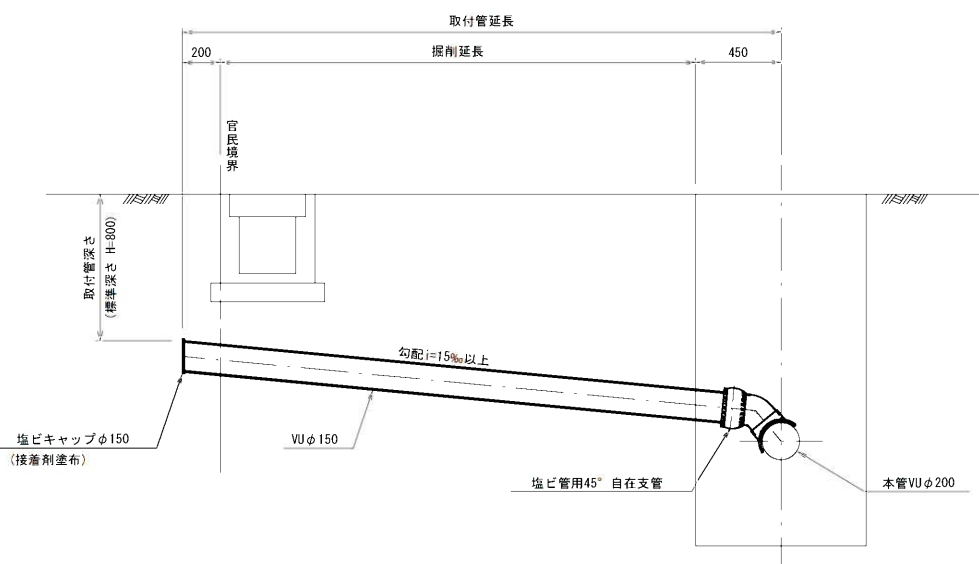

取付管布設標準図

S=1:20

タイプ-B

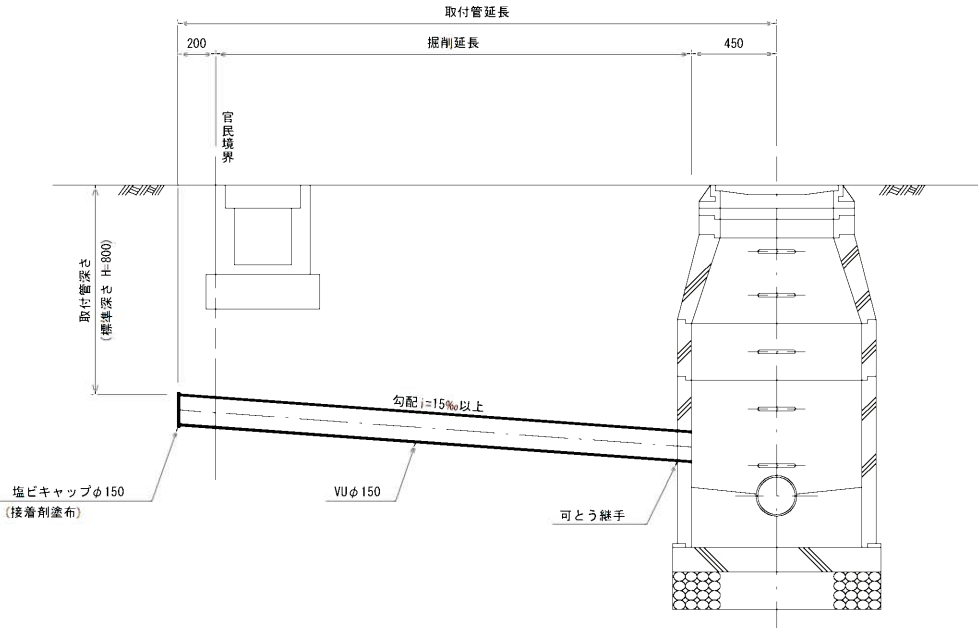

当初設計

工事年度	令和3年度			
工事名	井上地内污水枝線8工区築造工事			
工事箇所	小郡市 井上 地内			
図面名称	取付管土工図・取付管布設標準図			
縮尺	S = 1:20	図番	11	11
事業主体	小郡市			